


- HALA BASENOWA 1286.86
- ZAPLECZE SANITARNE I SZATNIOWE HALI BASENOWEJ
- ZAPLECZE RATOWNIKÓW
- SPA
- KAWIARNIA Z ZAPLECZEM
- CZĘŚĆ BIUROWA
- HALL 92.96
- KOMUNIKACJA PIONOWA 29.99
- POMIESZCZENIA TECHNICZNE 481.91
- SANIITARIATY OGÓLNODOSTĘPNE
- KRĘGIELNIA Z ZAPLECZEM

ZESPÓŁ PROJEKTOWO-INWESTYCYJNY
KONTRAPUNKT V-PROJEKT
 30-701 Kraków, ul. Zabłocie 39 tel: 12 296 02 71
 fax: 12 296 02 70

temat	Opracowanie kompletnej dokumentacji projektowej zadania inwestycyjnego pn.: „Budowa krytej pływalni na terenie miasta Ząbkowice Śląskie”	Nr proj.: KON-203/14/PK-A
		Data: Marzec 2014
inwestor	Gmina Ząbkowice Śląskie ul.1 Maja 15, 57-200 Ząbkowice Śląskie	
obiekt	Basen kryty	
lokalizacja	ul. Jana Kusocińskiego	
branża	Architektura	
faza	KONCEPCJA	
generalny projektant	Zespół projektowy	Nr upr. 151/98
autorzy	mgr inż. arch. Aleksander Mirek	Podpis:
	mgr inż. arch. Marta Dropińska	Podpis:
	mgr inż. arch. Dorota Dropińska	Podpis:
sprawdzający	mgr inż. arch. Miłosz Sanetra	038/2009 Podpis:
treść	RZUT PIWNIC	Nr rys. 1A Skala: 1:200

KONTRAPUNKT V-PROJEKT
 architektura & technologia

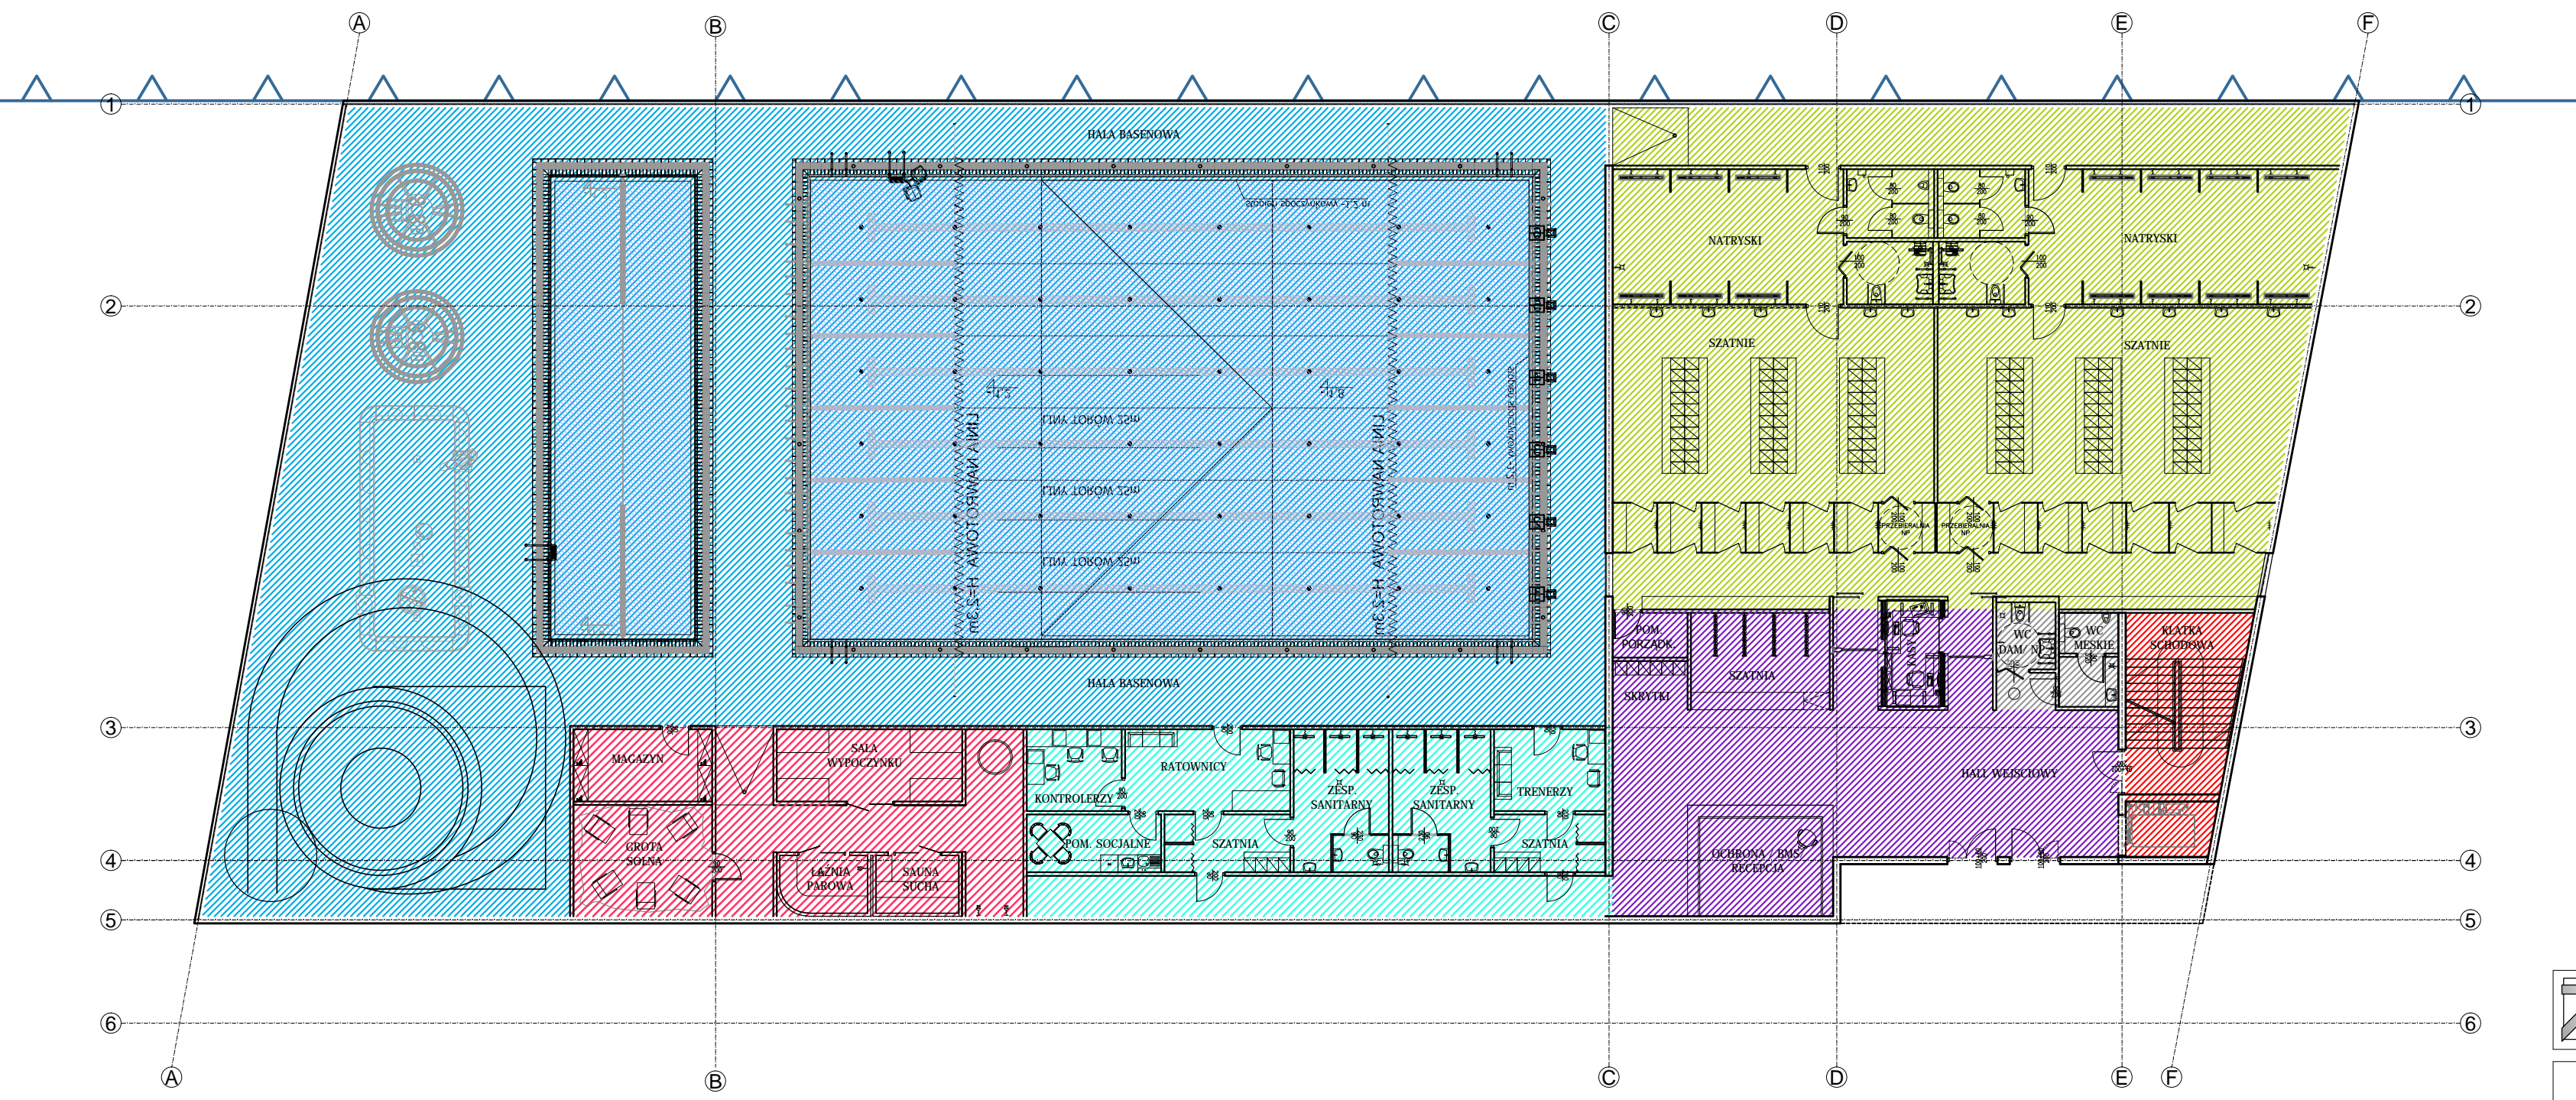


	HALA BASENOWA	1051.03
	ZAPLECZE SANITARNE I SZATNIOWE HALI BASENOWEJ	401.28
	ZAPLECZE RATOWNIKÓW	123.49
	SPA	98.17
	KAWIARNIA Z ZAPLECZEM	
	CZĘŚĆ BIUROWA	
	HALL	153.08
	KOMUNIKACJA PIONOWA	29.99
	POMIESZCZENIA TECHNICZNE	
	SANITARIATY OGÓLNODOSTĘPNE	11.19
	KRĘGIELNIA Z ZAPLECZEM	

ZESPÓŁ PROJEKTOWO-INWESTYCYJNY
KONTRAPUNKT V-PROJEKT
 30-701 Kraków, ul. Zabłocie 39 tel: 12 296 02 71 fax: 12 296 02 70

temat	Opracowanie kompletnej dokumentacji projektowej zadania inwestycyjnego pn.: „Budowa krytej pływalni na terenie miasta Zabkowice Śląskie”		Nr proj.: KON-203/14/PK-A
			Data: Marzec 2014
inwestor	Gmina Zabkowice Śląskie ul.1 Maja 15, 57-200 Zabkowice Śląskie		
obiekt	Basen kryty		
lokalizacja	ul. Jana Kusocińskiego		
branża	Architektura		
faza	KONCEPCJA		
generalny projektant	Zespół projektowy	Nr upr.	
autorzy	mgr inż. arch. Aleksander Mirek	151/98	Podpis:
	mgr inż. arch. Marta Dropińska		Podpis:
	mgr inż. arch. Dorota Dropińska		Podpis:
sprawdzający	mgr inż. arch. Miłosz Sanetra	038/2009	Podpis:
treść	RZUT PARTERU		Nr rys. 2A
			Skala: 1:200

KONTRAPUNKT V-PROJEKT
 architektura & technologia

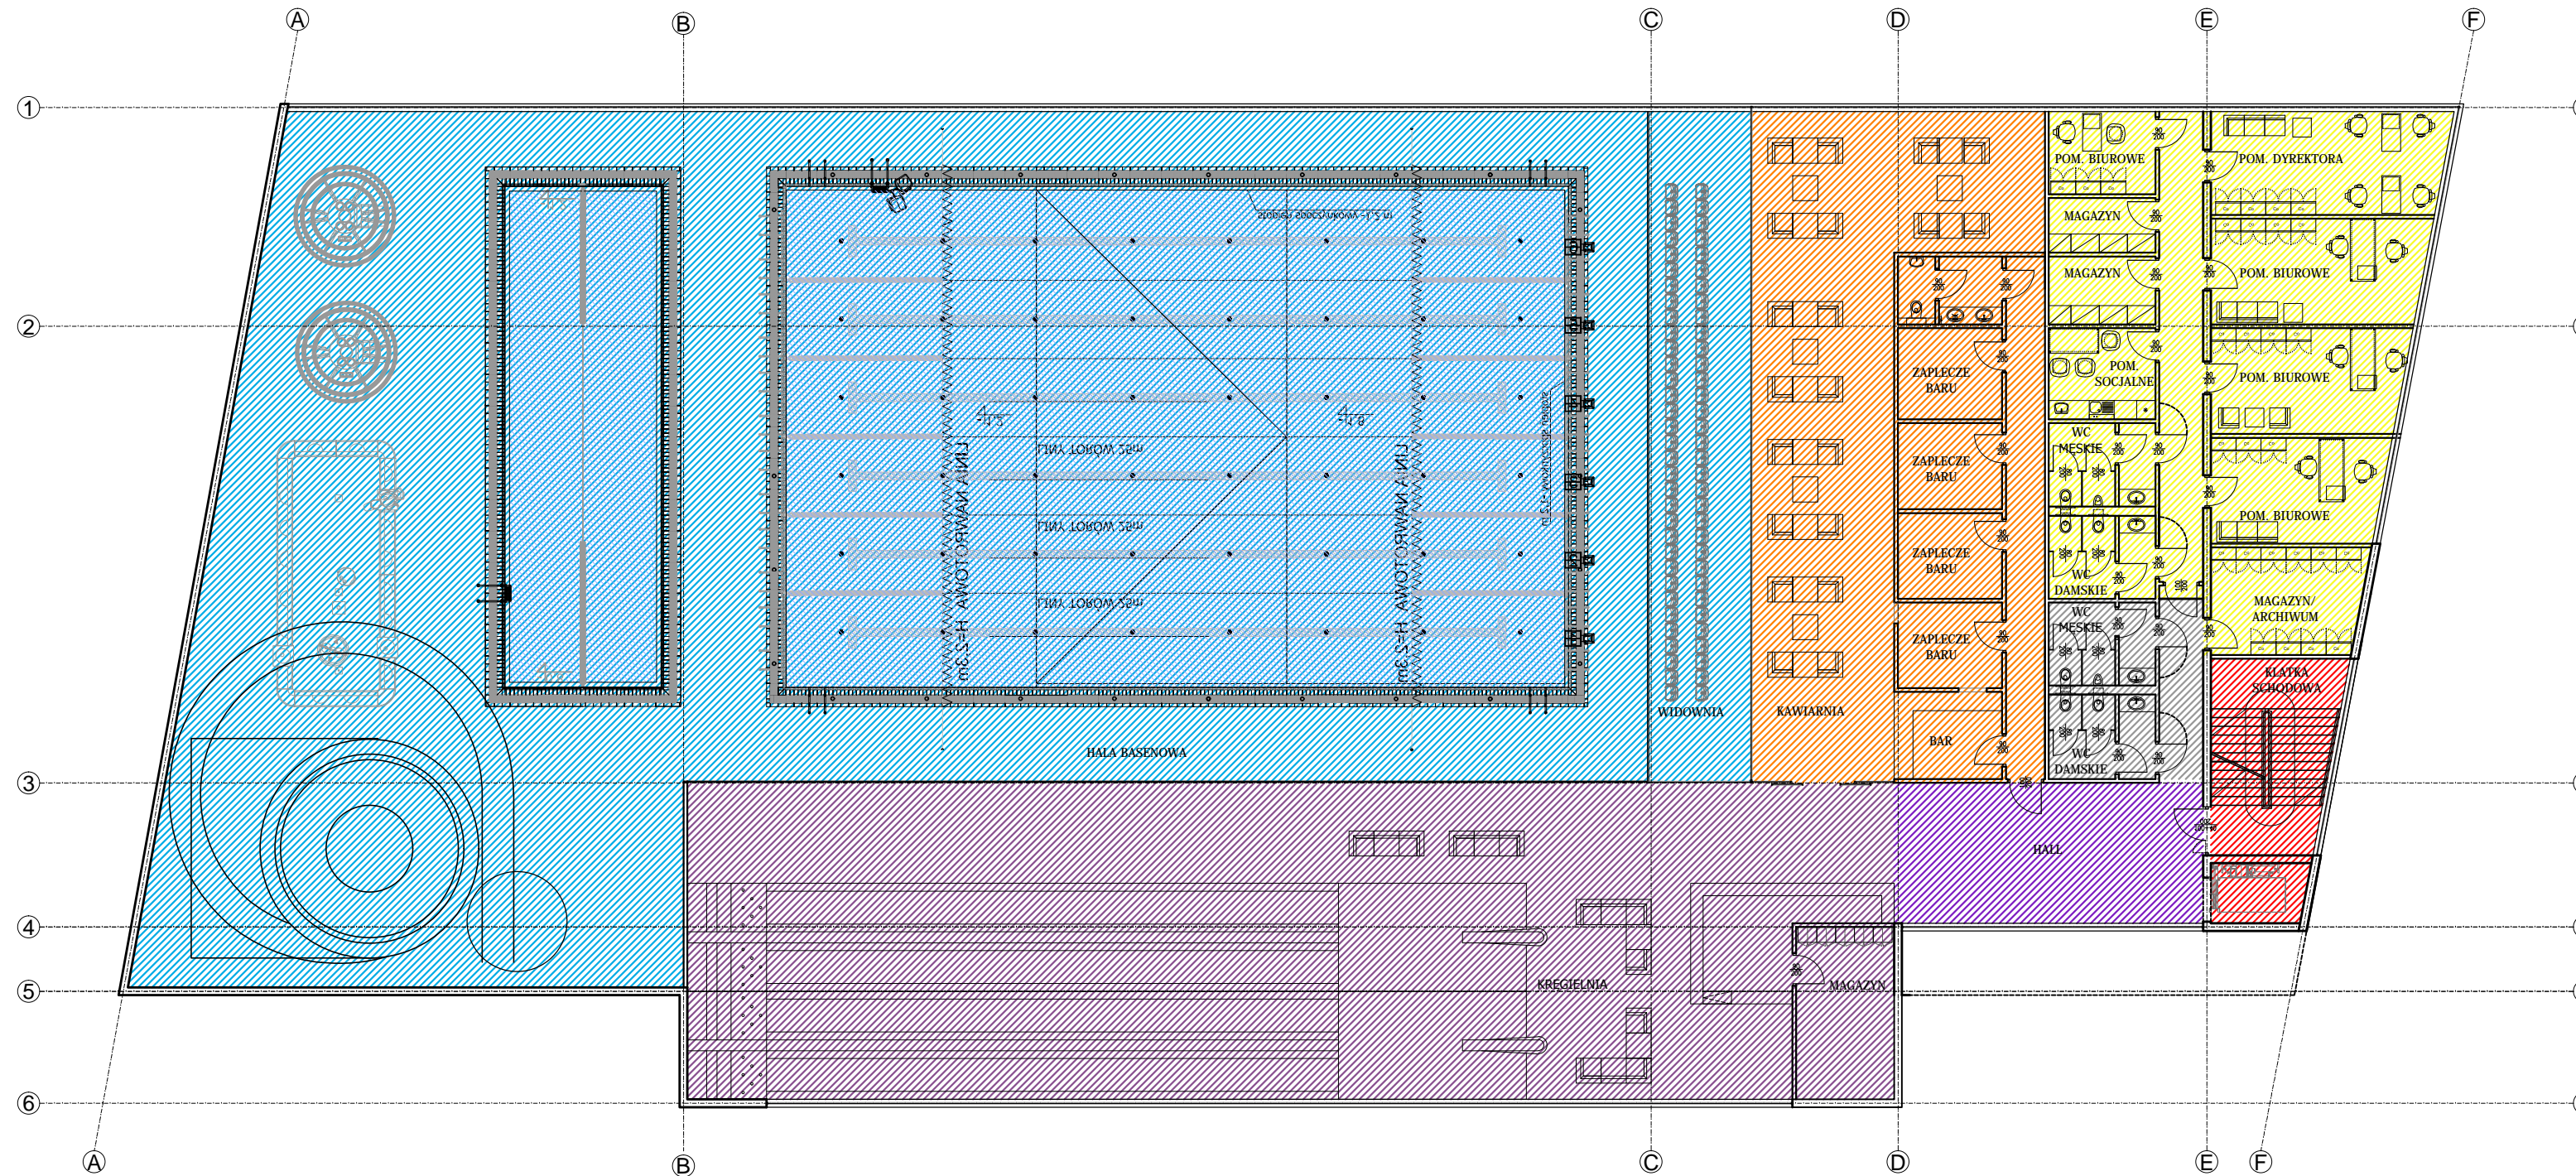

- HALA BASENOWA 1154.63
- ZAPLECZE SANITARNE I SZATNIOWE HALI BASENOWEJ
- ZAPLECZE RATOWNIKÓW
- SPA
- KAWIARNIA Z ZAPLECZEM 192.72
- CZĘŚĆ BIUROWA 174.20
- HALL 44.23
- KOMUNIKACJA PIONOWA 30.03
- POMIESZCZENIA TECHNICZNE
- SANIITARIATY OGÓLNODOSTĘPNE 26.26
- KĄPIELNIA Z ZAPLECZEM 388.36

ZESPÓŁ PROJEKTOWO-INWESTYCYJNY
KONTRAPUNKT V-PROJEKT
 30-701 Kraków, ul. Zabłocie 39 tel: 12 296 02 71
 fax: 12 296 02 70

temat	Opracowanie kompletnej dokumentacji projektowej zadania inwestycyjnego pn.: „Budowa krytej pływalni na terenie miasta Żąbkowice Śląskie”		Nr proj.: KON-203/14/PK-A
			Data: Marzec 2014
inwestor	Gmina Żąbkowice Śląskie ul.1 Maja 15, 57-200 Żąbkowice Śląskie		
obiekt	Basen kryty		
lokalizacja	ul. Jana Kusocińskiego		
branża	Architektura		
faza	KONCEPCJA		
generalny projektant	Zespół projektowy	Nr upr.	
autorzy	mgr inż. arch. Aleksander Mirek	151/98	Podpis:
	mgr inż. arch. Marta Dropińska		Podpis:
	mgr inż. arch. Dorota Dropińska		Podpis:
sprawdzający	mgr inż. arch. Miłosz Sanetra	038/2009	Podpis:
treść	RZUT 1 PIĘTRA		Nr rys. 3A Skala: 1:200